

一、
1

低压密集母线槽

米

工程名称
PROJECT

主项/装置名称
SUBJECT/DEVICE

设计阶段
STAGE

单元/工段名称
UNIT/SECTION

专业
SPEC.

日期
DATE

编制
MADE

陈杰

校核
CHKD

吴健

审核
APPR

卢淑榕

电 气 材 料 表

LIST OF ELECTRICAL MATERIAL

图号 DWG.NO.

T23005/G181S31-SS16-1D-01

第 页
SHEET

共 页
OF

版次
REV. : △

顺序号()

陈 杰
吴健
卢淑榕

LIST OF ELECTRI

福建福海创石油化工有限公司
原料适应性技改项目配套储运及其它辅助系

T23005/G181S31-SS16-1D-02

R50
500A
50A

R50
500A
50A

R50
500A
50A

福建福海创石油化工有限公司
原料适应性技改

福建福海创石油化工有限公司

开	主 母 线	
	一 次 接 线	
	保护接地线 开关柜编号/型号 配电屏 宽×深×高(mm)	
关	电路图图号	
	低 压 断 路 器	型号规格 □/□ 脱扣器额定电流(A) 瞬动整定电流(A) 长延时整定电流(A) 短延时整定电流(A)/延迟时间(s) 接地保护整定电流(A)/延迟时间(s)
	柜 接 触 器	综合保护继电器 型号规格 □/□
柜	占用小室高度 (mm)(E=25mm)	
	现场控制_____	
	电缆型号及截面: 铜芯交联聚乙烯绝缘阻燃型电力电缆(mm)	
用电设备或线路	编 号	
	型 号	
	设备容量 (kW)	
用电设备或线路	需要容量(kW)/计算电流(A)	
	名 称	
	备 注	

IV 段

TMY-3(100*8)+1(80*6)

A B C D

福建福海创石油化工有限公司
原料适应性技改项目配套储运及其它辅助系统设计

福建福海创石油化工有限公司

付亦玮
陈 杰
卢淑榕
吴健
陈 杰

电路图图号	
接地保护	
综合保护 继电器	型号规格 P/
铜芯交联聚乙烯绝缘阻燃型电力电缆(mm)	

福建福海创石油化工有限公司
原料适应性技改项目配套储运及其它辅助系统设计


福建福海创石油化工有限公司

电路图图号	
接地保护†	
综合保护 继电器	型号规格 P/□
铜芯交联聚乙烯绝缘阻燃型电力电缆(mm)	

8E

福建福海创石油化工有限公司
原料适应性技改项目配套储运及其它辅助系统设计

福建福海创石油化工有限公司

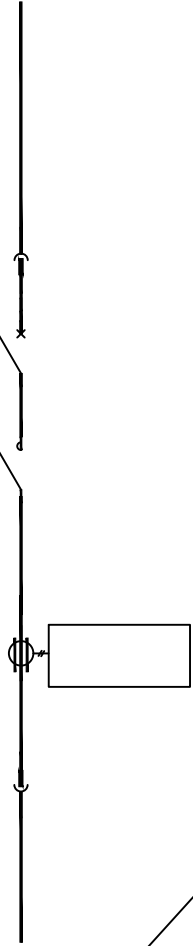

8E

铜芯交联聚乙烯绝缘

福建福海石化有限公司

付亦玮
陈 杰
卢淑榕
吴健
陈 杰

电路图号
型号规格
脱扣器额定电流(A)
瞬时整定电流(A)
长延时整定电流(A)
短延时整定电流(A)/延迟时间(s)
接地保护整定电流(A)/延迟时间(s)

接 触 器
综合保护
继电器
型号规格

占用小室

电缆型号
铜芯交联聚乙烯绝缘

用电